



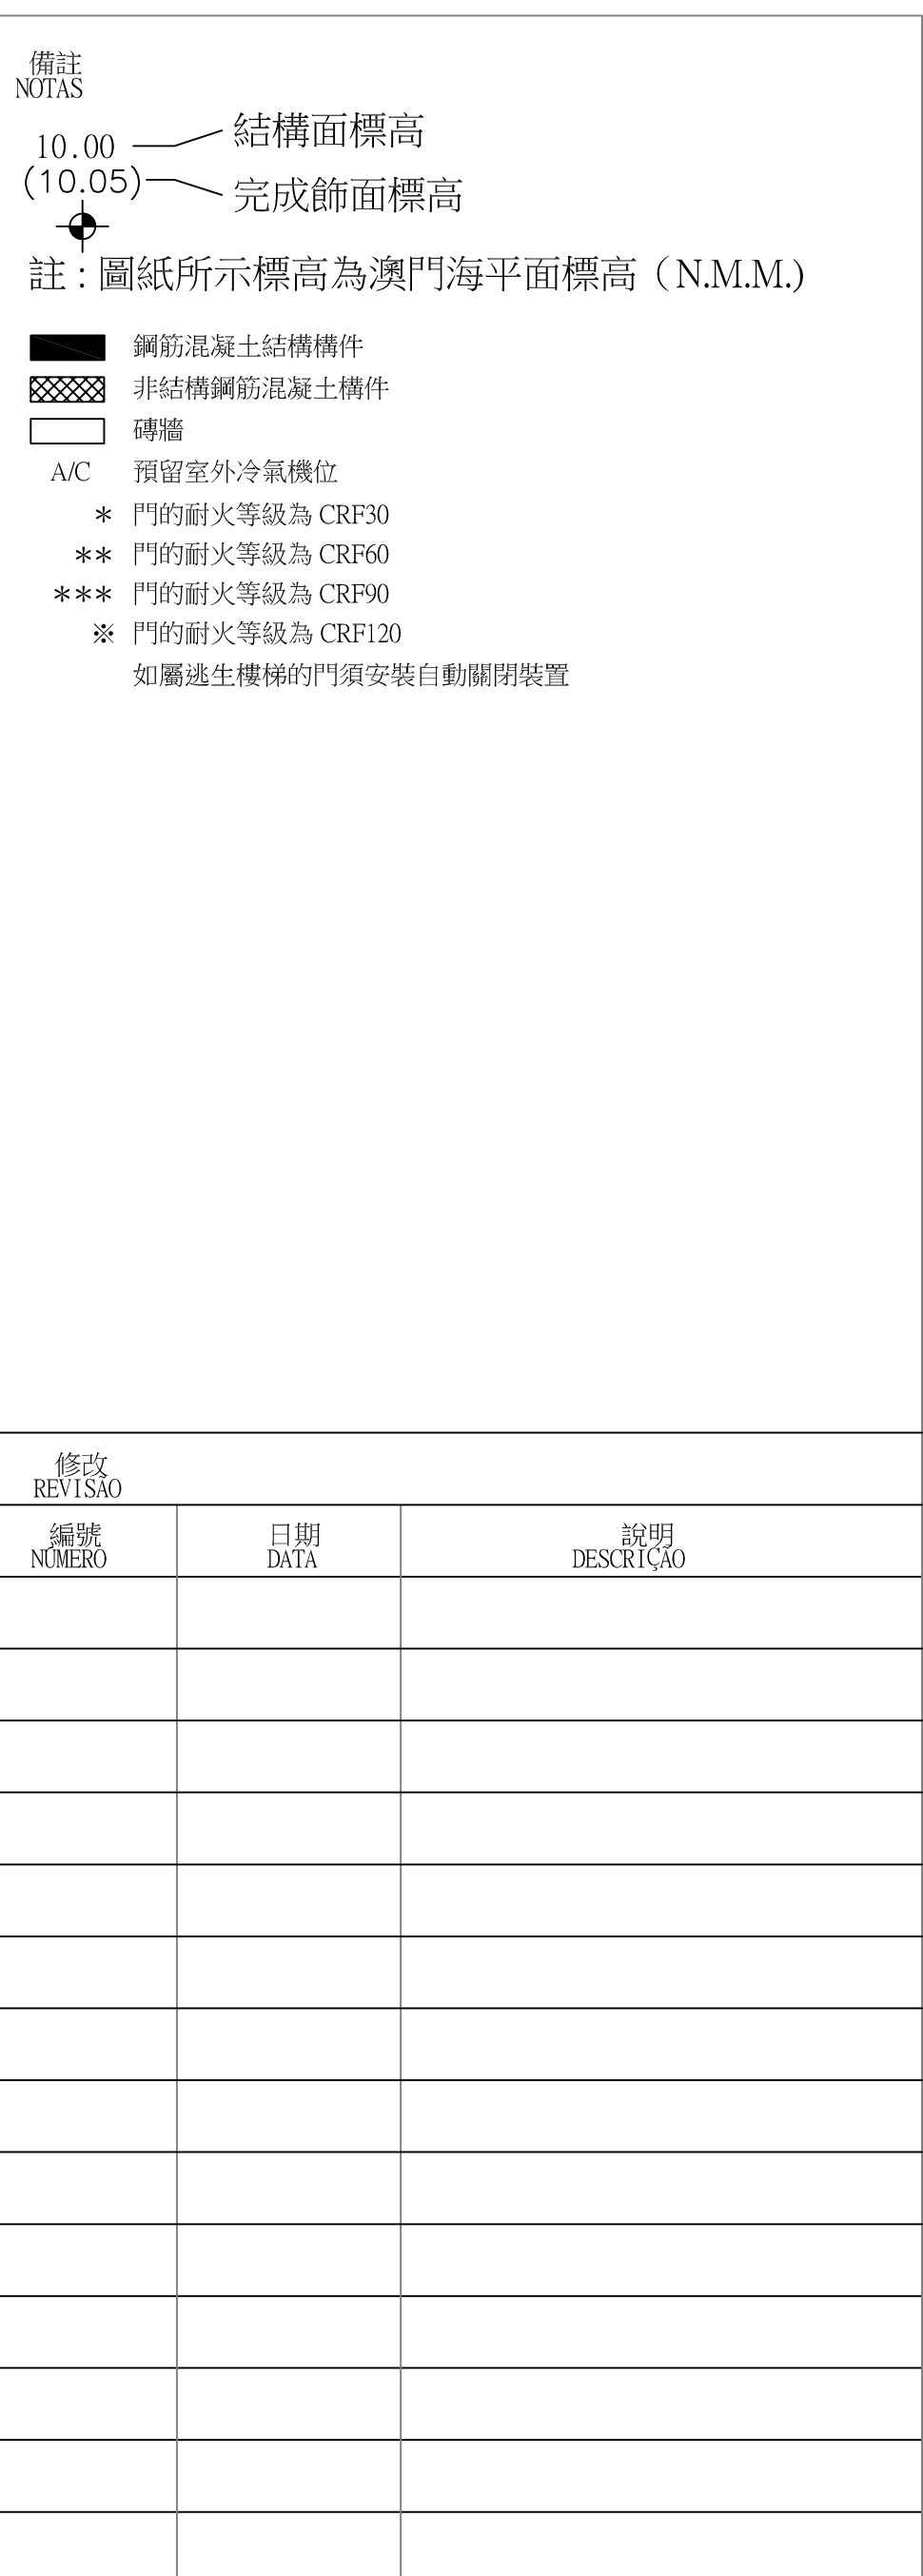

工程名稱：
位於氹仔
布拉天薩街 423 - 463號
沙維斯街 220 號及
佛山街 137 號
氹仔坊眾學校
擴建工程計劃

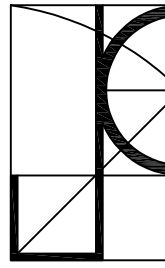

建築設計：  陳炳華建築顧問有限公司 JPC CONSULTADORIA DE ARQUITECTURA LIMITADA	
Edifício "Au Hoo" 501, Rua Formosa Nº29, Macau Telefone : (853) 28372121 Fax : (853) 28372697	
機械設計：	
澳門新口岸宋王生廣場263號中土大廈5樓C座 Alameda Dr. Carlos D'Assumpção, No. 263 Edifício China Civil Plaza, 5º Andar C.Macau Tel : (853)28366186 Fax: (853)28365398 E-Mail: info@ctr.com.mo	
承包商：	
 文新建築工程有限公司 MANSSION ENGINEERING & CONSTRUCTION CO., LTD. Tel.: (852)1284 7777 Fax:(852)285 2443 E-mail:manmission.cong.hk	
業主：	
工程師：	
圖紙名稱：	
8F Audio-Visual Layout Plan 八樓影音設備平面圖	
計劃：	
弱電計劃	
覆核：	
日期：	2021-11-22
比例：	1:50(A0)
	圖號：AV_010

1
AV_010

- ① 視訊、音訊線插入前面板放置教師桌上或設備櫃頂上；面板後的HDMI/VGA/CAT6a等線纜接回至設備櫃內。